


1階平面図 縮尺=1:200

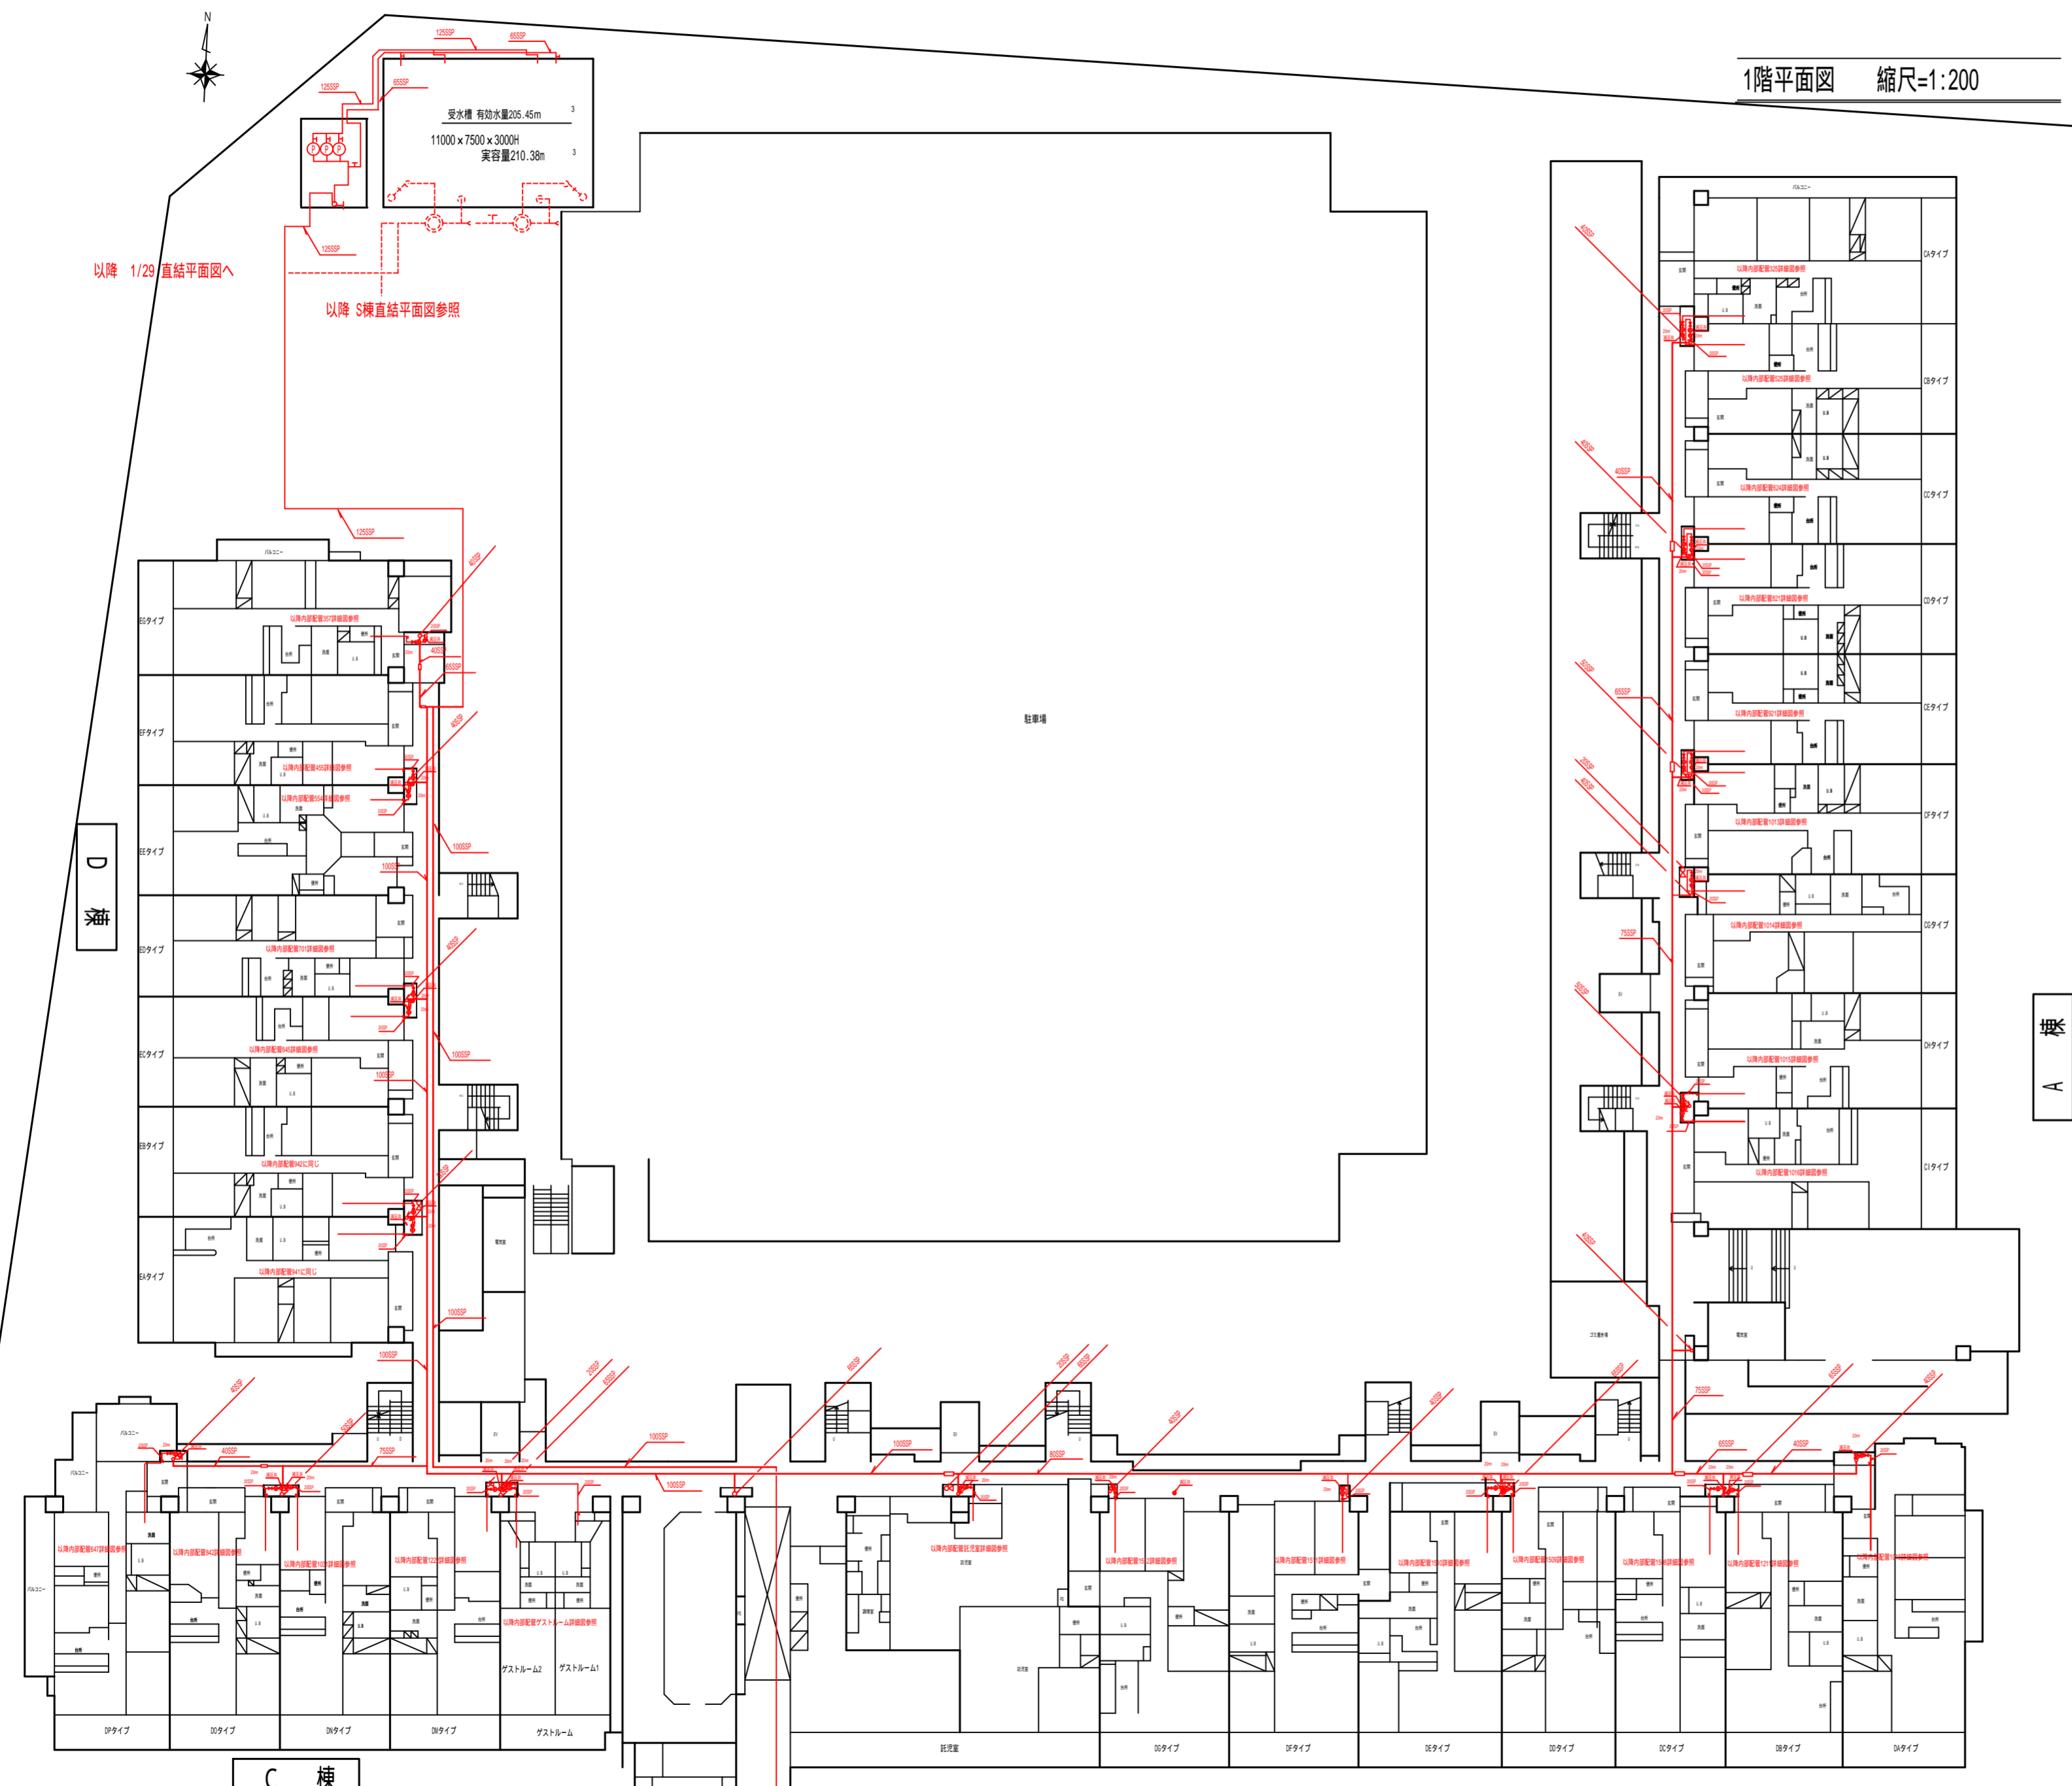

以降 1/29 直結平面図へ

以降 S棟直結平面図参照

D 棟

A 棟

C 棟

B 棟

共用棟 ビット内へ

以降 S棟1階平面詳細図へ

凡 例 表	
表示種別	給水管 口径 13 管種 PEP
管 種	給湯管 口径 13 管種 PEP

受水タンク以下装置メーター設置総合竣工図	
給水装置所有者	
受水タンク以下装置 メーター設置承認申請者	
給水装置工事 事 業 者	
受水タンク以下装置所在	
給水装置の水道番号	
受水タンク以下装置 の水道番号	
竣工年月日	平成 年 月 日